


VDJ Mostiště  
 MIN HL: 480,30 m n.m.  
 MAX. HL: 483,30 m n.m.

VÝSTAVBA VODOVODU  
 90/5,4 mm, PE 100 RC SDR 17 PN 10  
 délka 417,6 m

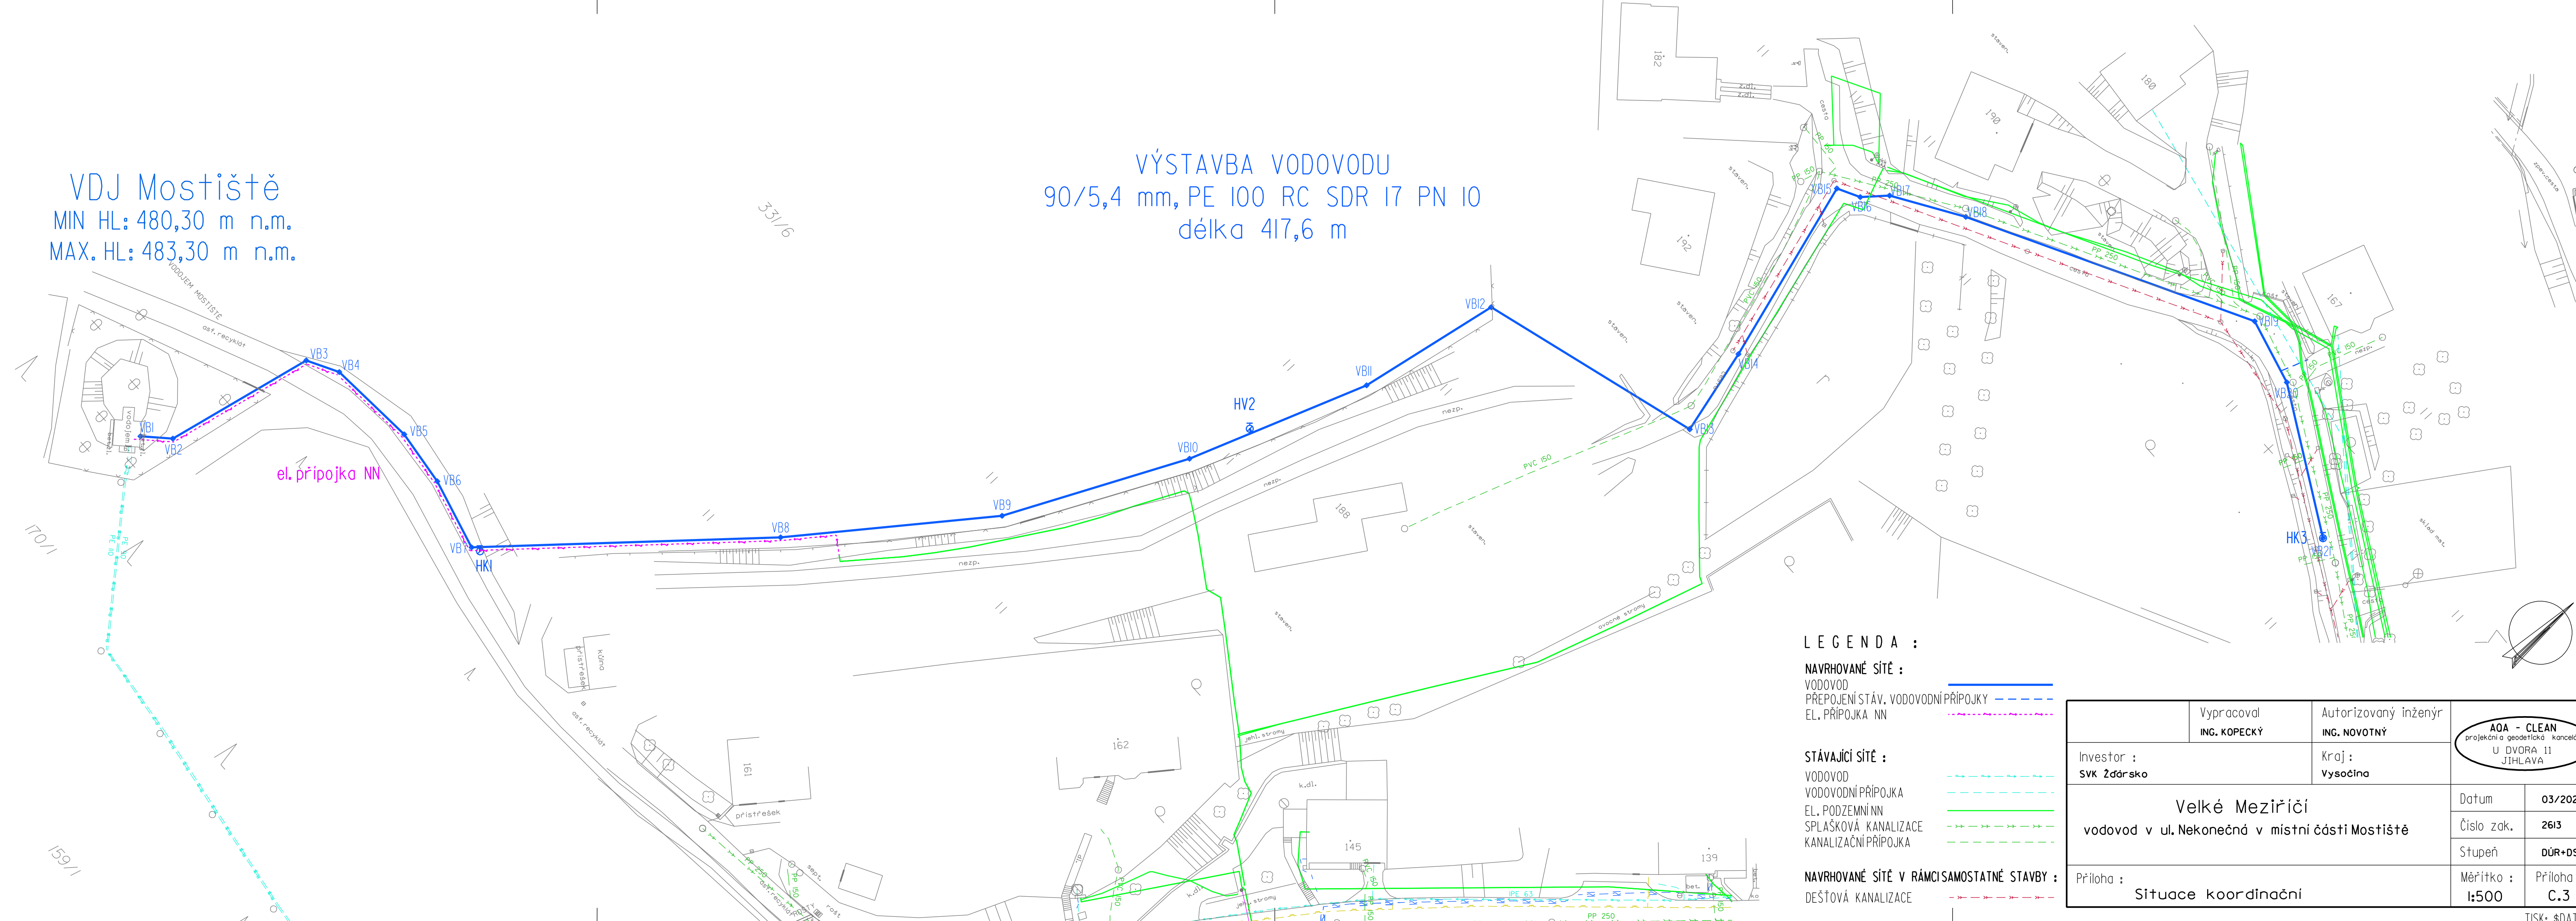

LEGENDA :

NAVRHOVANÉ SÍTĚ :

- VODOVOD —————
- PŘEPOJENÍ STÁV. VODOVODNÍ PŘÍPOJKY - - - - -
- EL. PŘÍPOJKA NN - - - - -

STÁVAJÍCÍ SÍTĚ :

- VODOVOD - - - - -
- VODOVODNÍ PŘÍPOJKA - - - - -
- EL. PODZEMNÍ NN —————
- SPLAŠKOVÁ KANALIZACE - - - - -
- KANALIZAČNÍ PŘÍPOJKA - - - - -

NAVRHOVANÉ SÍTĚ V RÁMCISAMOSTATNÉ STAVBY :

- DEŠŤOVÁ KANALIZACE - - - - -

Investor :	Vypracoval	Autorizovaný inženýr	AOA - CLEAN projekční a geodetická kancelář U DVORA 11 JIHLAVA
SVK Žďársko	ING. KOPECKÝ	ING. NOVOTNÝ	
		Kraj :	Datum
		Vysočina	03/2022
Velké Meziříčí			Číslo zak.
vodovod v ul. Nekonečná v místní části Mostiště			2613
Priloha :			Stupeň
Situace koordináční			DÚR+DSP
Měřítko :			Měřítko :
1:500			Priloha č.:
			C.3